


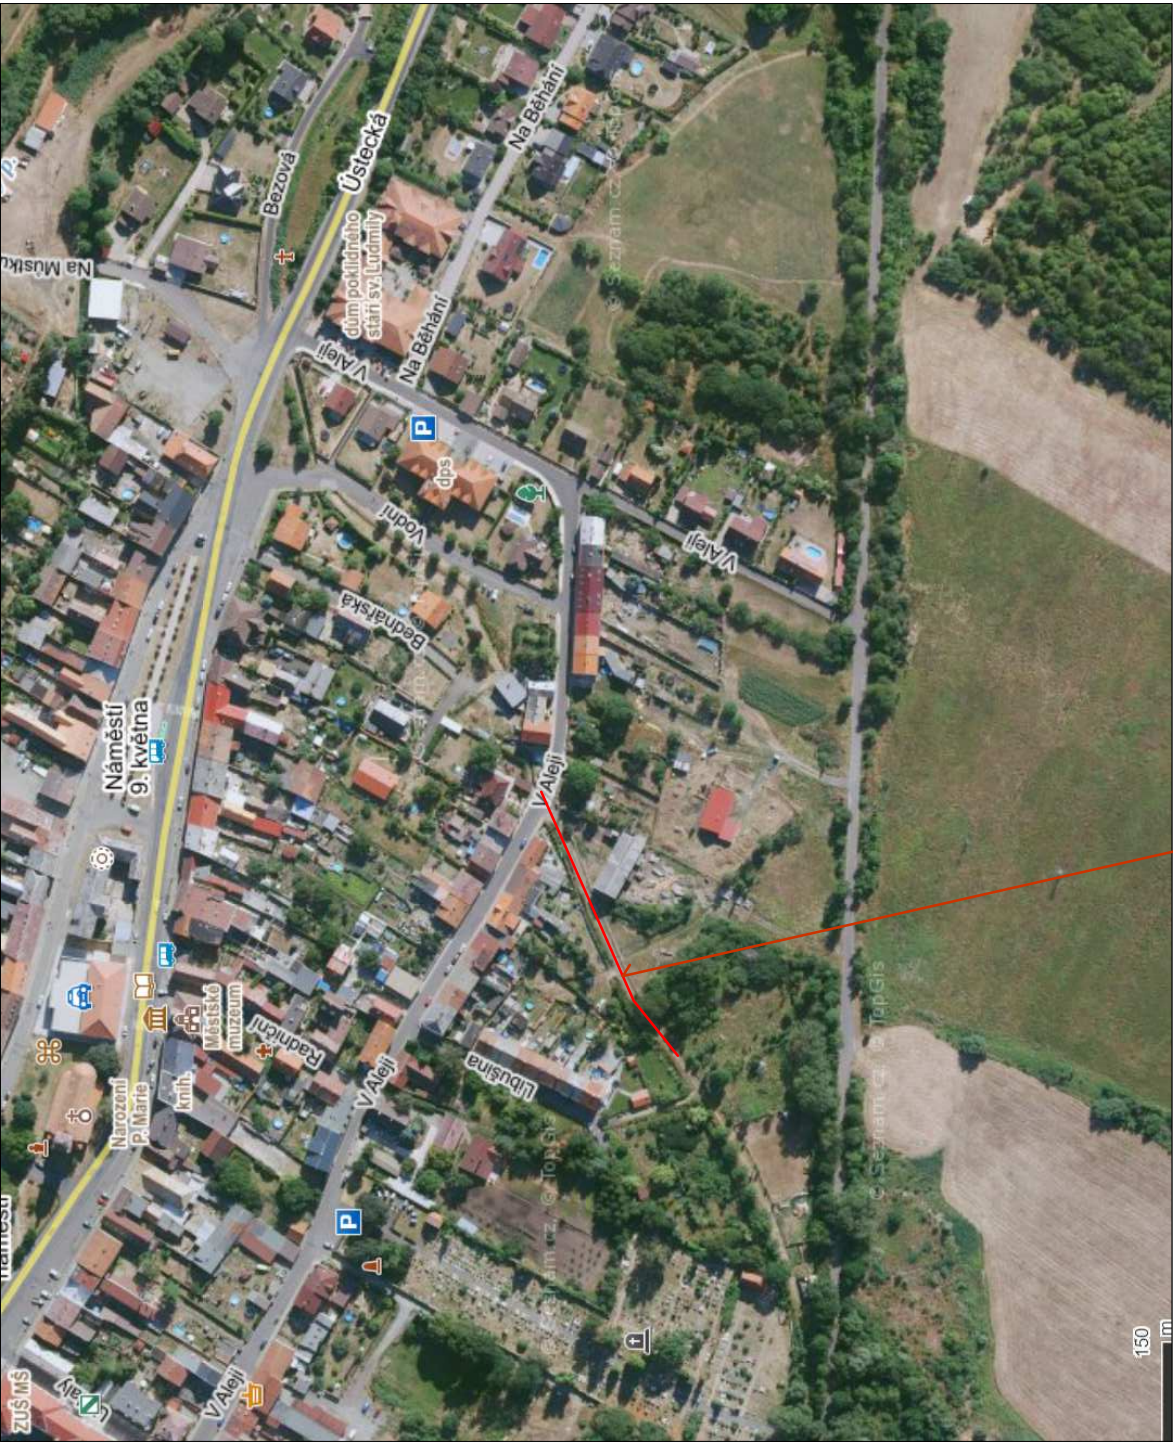

Zájmové území

Navržené inženýrské sítě

- Navržené prodloužení vodovodního řadu PE100 SDR11 90/8,2
- Navržené prodloužení kanalizační stoky PP 250 SN10
- Navržené vodovodní přípojka PE100 SDR11 32/3,0
- Navržená kanalizační přípojka PVC KG 160 SN8

Projektant :	Vypracoval :	Stavby Seho
Jan Severa	Jan Severa	Sebužín 151, 403 02 Ústí n.L.
Kraj :	Ústecký	Obec : Chabařovice
Investor:	Jiří Barsa, Děčínská 352/100, 400 03 , Ústí nad Labem,	Čís.zak.: 42/2021
Prodloužení vodovodního řadu a prodloužení kanalizační stoky pro napojení p.p.č. 451/1; 451/5; 449/1, k.ú. Chabařovice		Měřítko : 1:500
UL 010 045		Datum: 08/2021
		Účel :DUR+DSP
Situace širších vztahů		C-1